 


**PROJEKT ZAGOSPODAROWANIA TERENU
LINIA KABLOWA OŚWIETLENIA DROGOWEGO
Chojnice, ul. Wagnera, Działki: 495/140, 496/36, 496/39, 496/73, 1787/9
INWESTOR: GMINA MIEJSKA CHOJNICE
89-600 Chojnice, Stary Rynek 1**

Mapa do celów projektowych
skala 1 : 500



Województwo pomorskie
Powiat chojnicki
Jednostka ewidencyjna [id] Chojnice - M [220201_1]
Obręb ewidencyjny [id] Chojnice [0001]
Nr działki ewidencyjnej 496/39
Identyfikator zgłoszenia 6640.614.2019
Sektora mapy 6.206.17.13.3.3
Nazwa miejscowości (ulica) Chojnice, ul. Huberta Wagnera
Wykonawca USŁUGI GEODEZYJNO - KARTOGRAFICZNE
GEO - KRIS
mgr inż. Krzysztof Mazurkiewicz
ul. Wicka Rogali 13, 89-604 Chojnice
tel. 608 - 686 - 455

WYKONAŁ: KRZYSZTOF MAZURKIEWICZ
UPRAWNIENIA NR 19390 G.G.K.


Układ współrzędnych prostokątnych płaskich 2000
Układ wysokości Kronsztadt 86
Legenda - zakres opracowania
- znak drogowy

Informacje dodatkowe: Granice nieruchomości zostały przyjęte z Ewidencji Gruntów i Budynków - nie dokonano ustalenia przebiegu granic nieruchomości. Mapa została wykonana bez ustalenia obciążeń służebnościami gruntowymi. Nie wyklucza się istnienia w terenie urządzeń podziemnych dla których brak było informacji branżowych i nie zostały odnalezione w czasie inwentaryzacji geodezyjnej.

Data wykonania mapy 15.03.2019 r.

LEGENDA

- Istn. latarnia parkowa
- Proj. kabel ośw. YAKXS4x35 - 220m (trasy 184m)
- Proj. latarnia ośw. drogowego
- Proj. latarnia doświetlenia przejścia dla pieszych
- Proj. rura ochronna AROT DVK 75mm
- Proj. rura ochronna AROT SRS-G 110mm
- Proj. rura ochronna AROT SRS 75mm
- Proj. rura ochronna AROT A 110 PS
- 37m (trasy 30m) Długość odcinka kabla
- Projektowane uziemienie R < 5 om

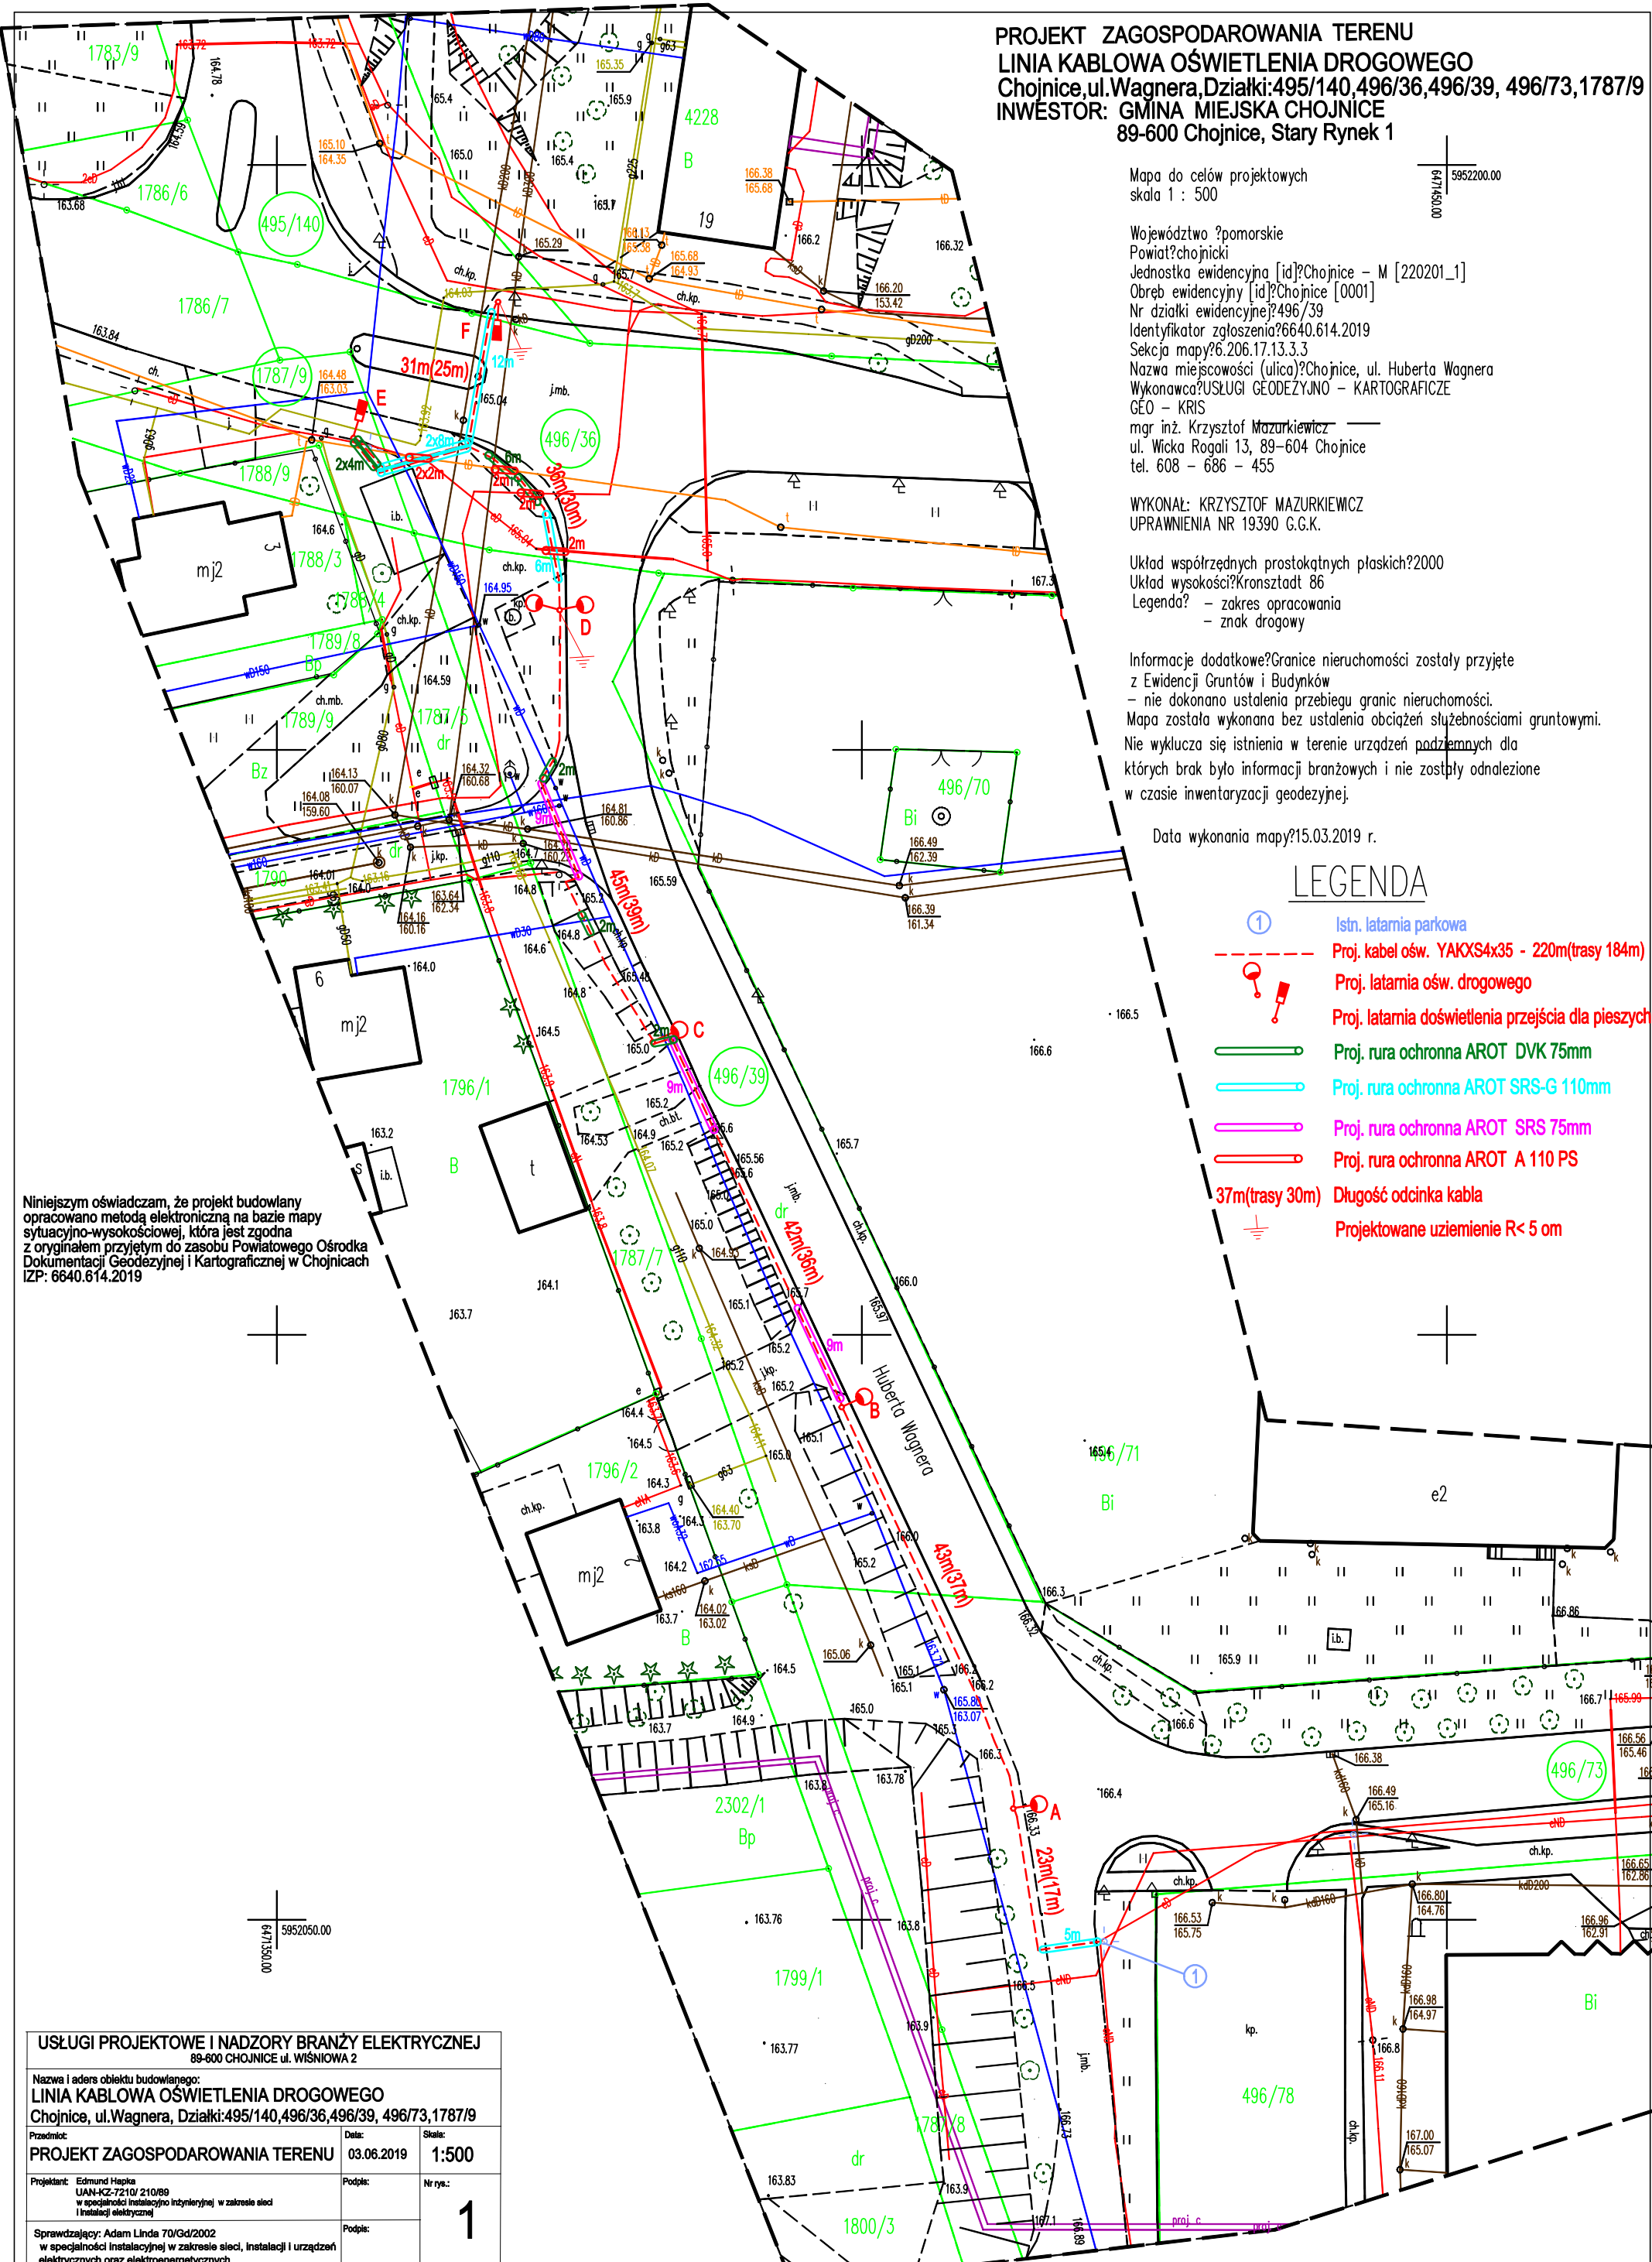

Niniejszym oświadczam, że projekt budowlany opracowano metodą elektroniczną na bazie mapy sytuacyjno-wysokościowej, która jest zgodna z oryginałem przyjętym do zasobu Powiatowego Ośrodka Dokumentacji Geodezyjnej i Kartograficznej w Chojnicach IZP: 6640.614.2019

USŁUGI PROJEKTOWE I NADZORY BRANŻY ELEKTRYCZNEJ 89-600 CHOJNICE ul. WIŚNIOWA 2		
Nazwa i adres obiektu budowlanego: LINIA KABLOWA OŚWIETLENIA DROGOWEGO Chojnice, ul. Wagnera, Działki: 495/140, 496/36, 496/39, 496/73, 1787/9		
Przedmiot: PROJEKT ZAGOSPODAROWANIA TERENU	Data: 03.06.2019	Skala: 1:500
Projektant: Edmund Hapka UAN-ICZ-7210/210/89 w specjalności instalacyjno inżynierskiej w zakresie sieci i instalacji elektrycznych	Podpis:	Nr rys.: 1
Sprawdzający: Adam Linda 70/Gd/2002 w specjalności instalacyjnej w zakresie sieci, instalacji i urządzeń elektrycznych oraz elektroenergetycznych	Podpis:	